

Planimetria Generale
Scala 1:200


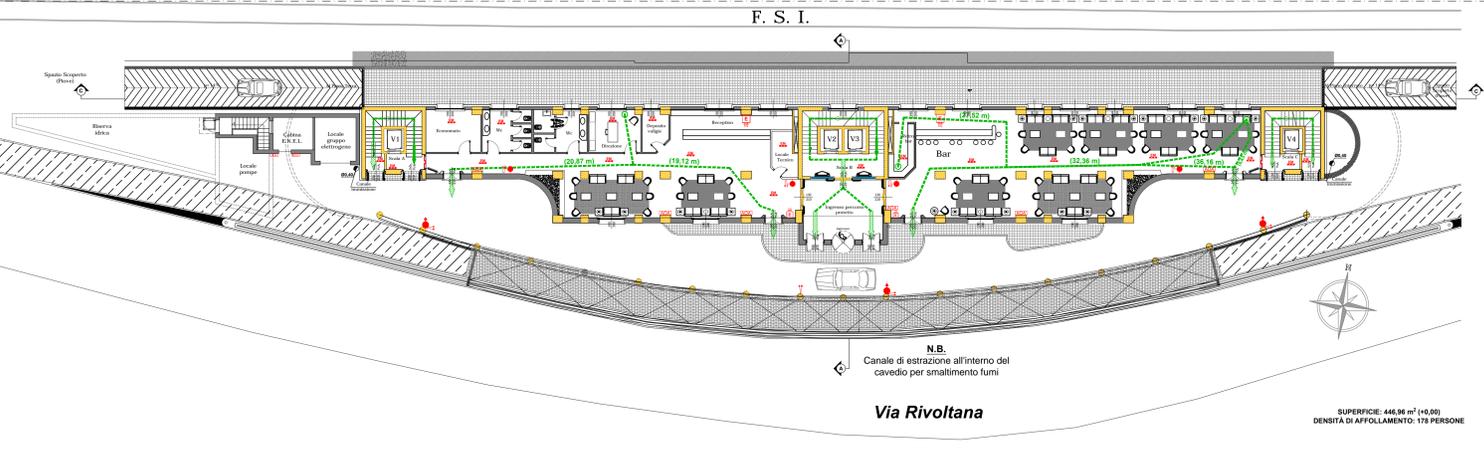



FOTO AEREA




Pianta Piano Primo Interrato
Scala 1:200

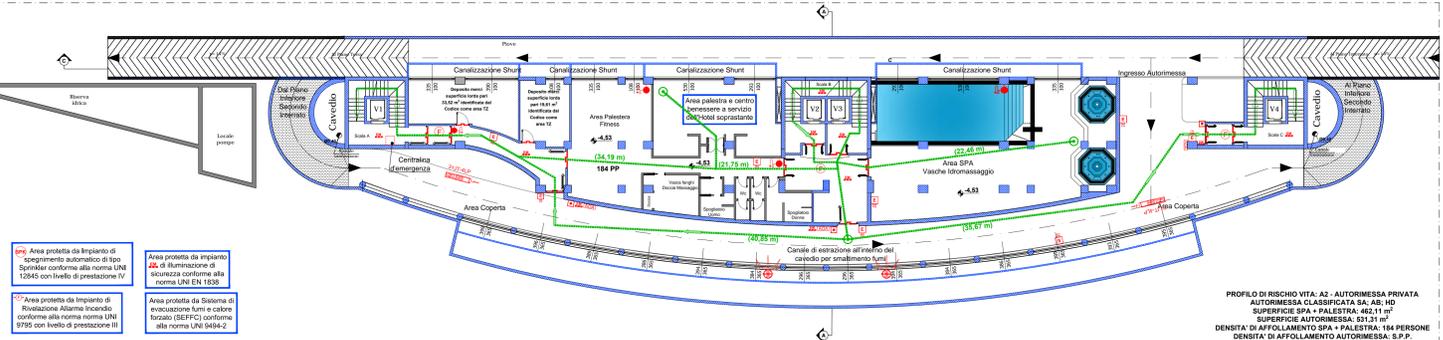


Sezione C-C
Scala 1:200

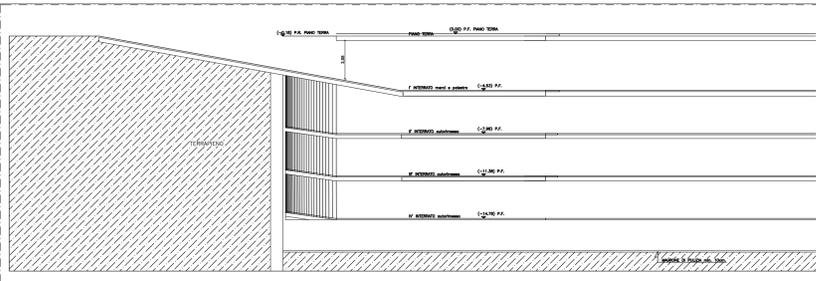


Pianta Secondo Interrato
Scala 1:200

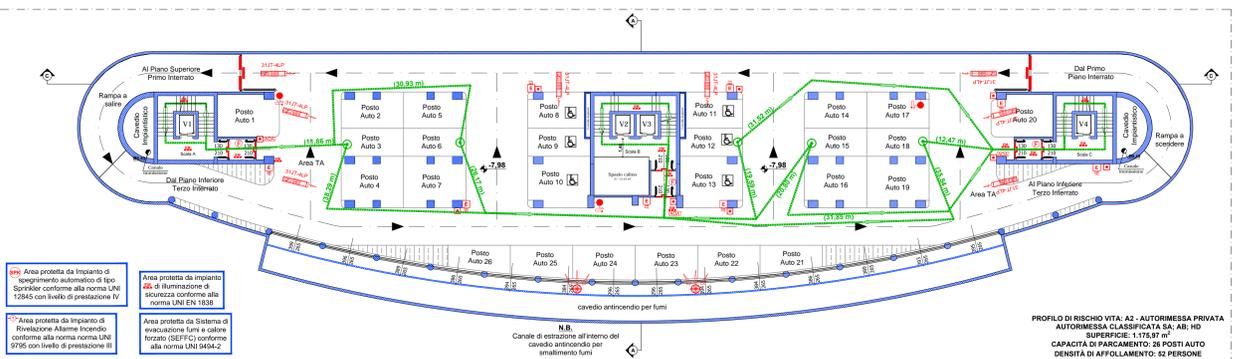


Pianta Quarto Interrato
Scala 1:200

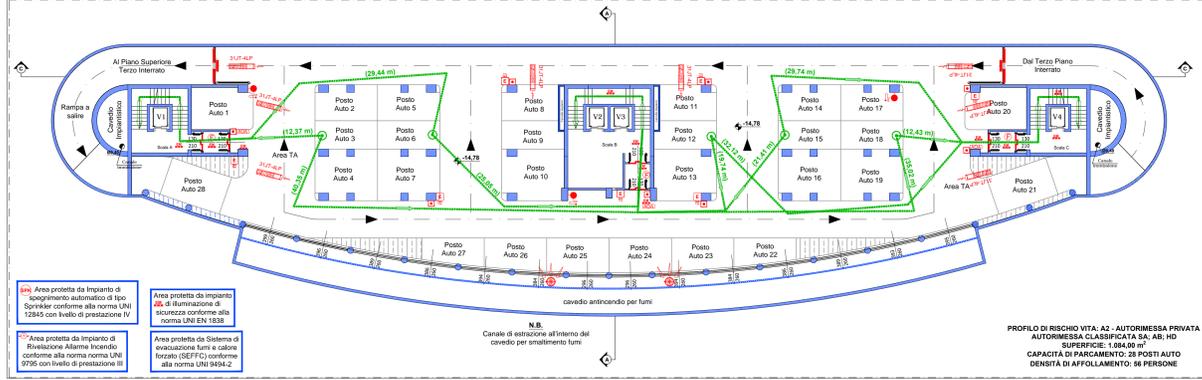

Pianta Terzo Interrato
Scala 1:200

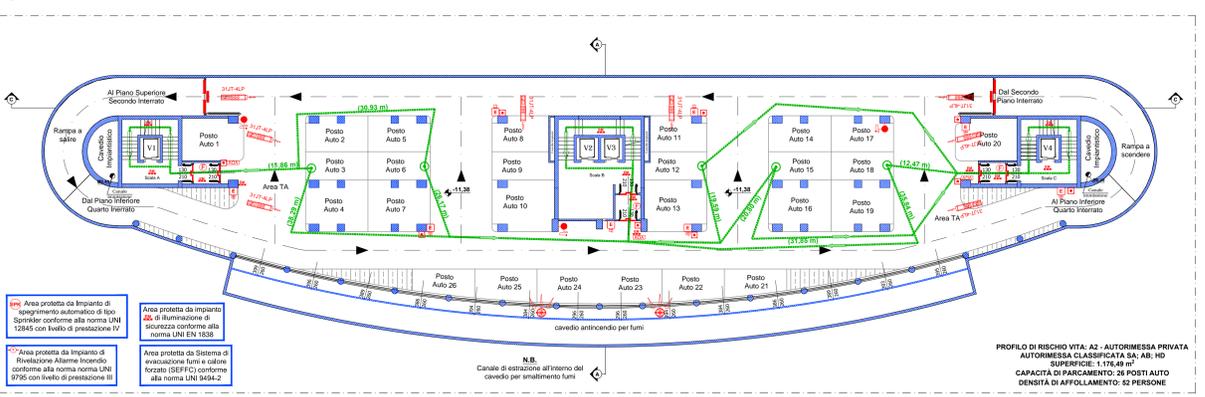

Sezione A-A
Scala 1:200

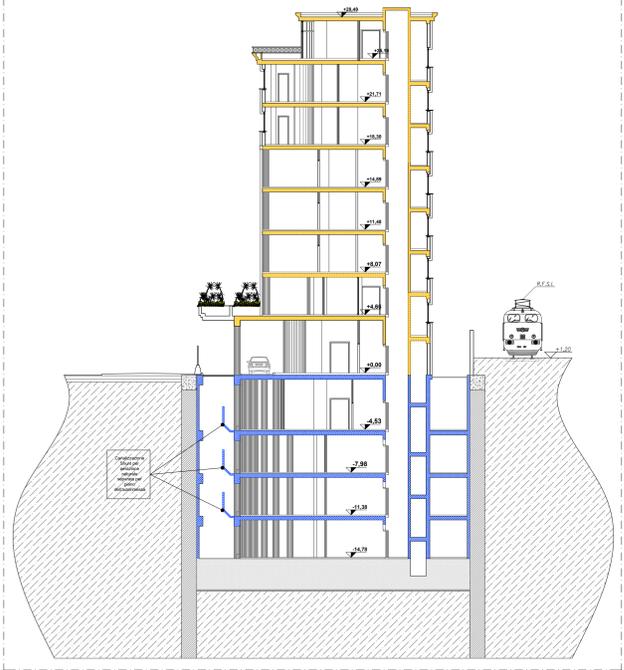

LEGENDA SIMBOLI ANTINCENDIO	
ESTINZIONE	
[E]	ESTINTORE PORTATILE
[SISTEMI ANTINCENDIO]	FRANTO A MURO CON TUBAZIONE E LANCIA
[SISTEMI ANTINCENDIO]	FRANTO SOPRASPALCO
[SISTEMI ANTINCENDIO]	ATTACCO AUTOPOMPA DOPPIO
ESODO	
[PERCORSO DI ESODO]	PERCORSO DI ESODO
[PUNTO DI PARTENZA PERCORSO DI ESODO]	PUNTO DI PARTENZA PERCORSO DI ESODO E DISTANZA ALL'USCITA DI SICUREZZA
[PERCORSO DI USCITA VERSO L'ALTO]	PERCORSO DI USCITA VERSO L'ALTO
[PERCORSO DI USCITA ORIZZONTALE]	PERCORSO DI USCITA ORIZZONTALE
[PERCORSO DI USCITA VERSO IL BASSO]	PERCORSO DI USCITA VERSO IL BASSO
[USCITA DI SICUREZZA]	USCITA DI SICUREZZA
[PUNTO DI RACCOLTA]	PUNTO DI RACCOLTA
RILEVAZIONE ED ALLARME	
[IMPIANTI DI RILEVAZIONE AUTOMATICI]	IMPIANTI DI RILEVAZIONE AUTOMATICI (PUNTUALI, RFI, RTI, RTI-T, RTI-T)
[PULSANTE DI ATTIVAZIONE ALLARME ANTINCENDIO]	PULSANTE DI ATTIVAZIONE ALLARME ANTINCENDIO
[ATTIVAZIONE AUTOMATICA IN CASO D'INCENDIO]	ATTIVAZIONE AUTOMATICA IN CASO D'INCENDIO
[ALLARME OTTICO E ACUSTICO]	ALLARME OTTICO E ACUSTICO
[LUCI DI EMERGENZA]	LUCI DI EMERGENZA
IMPIANTI	
[GENERATORE DI CALORE A GAS METANO]	GENERATORE DI CALORE A GAS METANO (potenza termica indicata)
[VALVOLE ED APPARECCHI DI MISURAZIONE]	VALVOLE ED APPARECCHI DI MISURAZIONE
[GRUPPO ELETTROGENO]	GRUPPO ELETTROGENO
[QUADRO ELETTROICO GENERALE]	QUADRO ELETTROICO GENERALE
[INTERUTTORE ELETTRICO GENERALE]	INTERUTTORE ELETTRICO GENERALE
[INTERUTTORE ELETTRICO CENTRALE TERMICA]	INTERUTTORE ELETTRICO CENTRALE TERMICA
[ASPIRATORE]	ASPIRATORE
[JETAN]	JETAN
STRUTTURE	
[ELEMENTO STRUTTURALE CON RESISTENZA AL FUOCO R 180]	ELEMENTO STRUTTURALE CON RESISTENZA AL FUOCO R 180
[ELEMENTO STRUTTURALE CON RESISTENZA AL FUOCO R 90]	ELEMENTO STRUTTURALE CON RESISTENZA AL FUOCO R 90
[ELEMENTO STRUTTURALE CON RESISTENZA AL FUOCO R 30]	ELEMENTO STRUTTURALE CON RESISTENZA AL FUOCO R 30
SPAZI E VANI	
[FILTRO A PANDA DI FUMO IN SOVRAPRESSIONE]	FILTRO A PANDA DI FUMO IN SOVRAPRESSIONE
APERTURE	
[ELEMENTO DI CHIUSURA CON RESISTENZA AL FUOCO E R 60-Sa]	ELEMENTO DI CHIUSURA CON RESISTENZA AL FUOCO E R 60-Sa
[ELEMENTO DI CHIUSURA CON RESISTENZA AL FUOCO E R 30-Sa]	ELEMENTO DI CHIUSURA CON RESISTENZA AL FUOCO E R 30-Sa
[ELEMENTO DI CHIUSURA CON RESISTENZA AL FUOCO E R 30-Sa]	ELEMENTO DI CHIUSURA CON RESISTENZA AL FUOCO E R 30-Sa
[DIMENSIONI UScite DI SICUREZZA CON MANIGLIA ANTI-PANIC]	DIMENSIONI UScite DI SICUREZZA CON MANIGLIA ANTI-PANIC (APERTURA A SEMPLICE SPINTA)
[TIPOLOGIA VANI]	TIPOLOGIA VANI
[RESISTENZA AL FUOCO DELLE APERTURE]	RESISTENZA AL FUOCO DELLE APERTURE
[DIMENSIONI UScite DI SICUREZZA CON MANIGLIA ANTI-PANIC]	DIMENSIONI UScite DI SICUREZZA CON MANIGLIA ANTI-PANIC (APERTURA A SEMPLICE SPINTA)
[NOTE RELATIVE]	NOTE RELATIVE

Oggetto:

ELABORATO GRAFICO ALLEGATO ALLA ISTANZA DI VALUTAZIONE PROGETTO DI CONFORMITA' ANTINCENDIO AI SENSI DELL'ART. 3 DEL D.P.R. 01/08/2011 N. 151 ALLEGATI I DEL D.M. 07/08/2012

Titolo:

Pianta Primo Interrato, Secondo Interrato, Terzo Interrato, Quarto Interrato, Sezione A-A e Sezione C-C

Il Committente:

HOTEL LEMI

20090 - SEGROATE (MI) - VIA RIVOLTANA, 98
Tel: 02/6875215
E-MAIL: e.rho@carit.com
PEC: emig@carif.it
Site web: www.hotellemi.com

Timbro e Firma del Committente:

HOTEL LEMI

Il Tecnico Progettista:

STUDIO TECNICO BOLDONI

20029 LEGNANO (MI) - VIA STEL VIO N. 7
TEL: 0371 54247 - FAX 0371 128000
SITO WEB: www.studiotecnico.it
E-MAIL: boldoni@studiotecnico.it

Timbro e Firma del Tecnico Progettista:

ING. BOLDONI LUCA

PROFESSIONISTA
REG. MI N. 1006
PROFESSIONE: INGEGNERIA
TITOLAZIONE: 12/11/2005
TITOLAZIONE: 12/11/2005

Tabella n°:

02

Spazio per Protocollo:

Revisione n°	Data	Descrizione	Redatto	Verificato	Approvato
00	21/11/2019	Prima Emissione	G.G.	B.L.	B.L.

Scala:

1:150 | 1:100 | 1:50
1:200 | 1:100 | 1:50
1:300 | 1:200 | 1:100


Comessa n°:

80-18

Prodotto da:
VITO DIO TORGHI/Levori/Vigili del
Fuoco/2018-2018 - LEM1_Hotel_Segrate_SGEPVPCA_2019/Elaborato

Qualora non diversamente indicato nella tavola le unità di misura di quote e dimensioni sono espresse in centimetri.

Planimetria Generale e Pianta Primo Fuori Terra

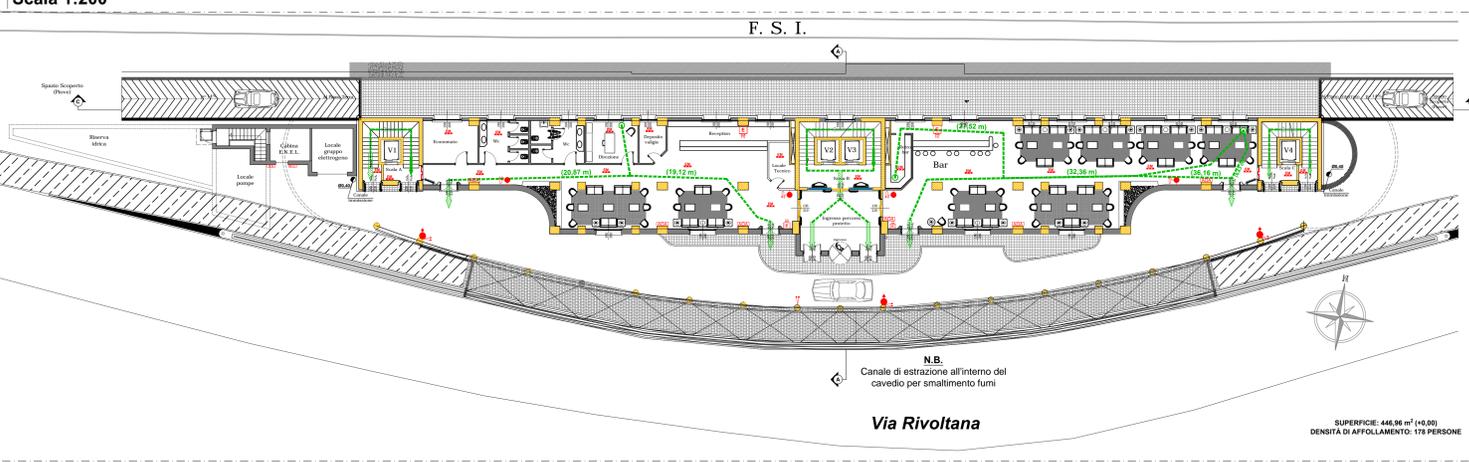

Pianta Piano Primo Interrato

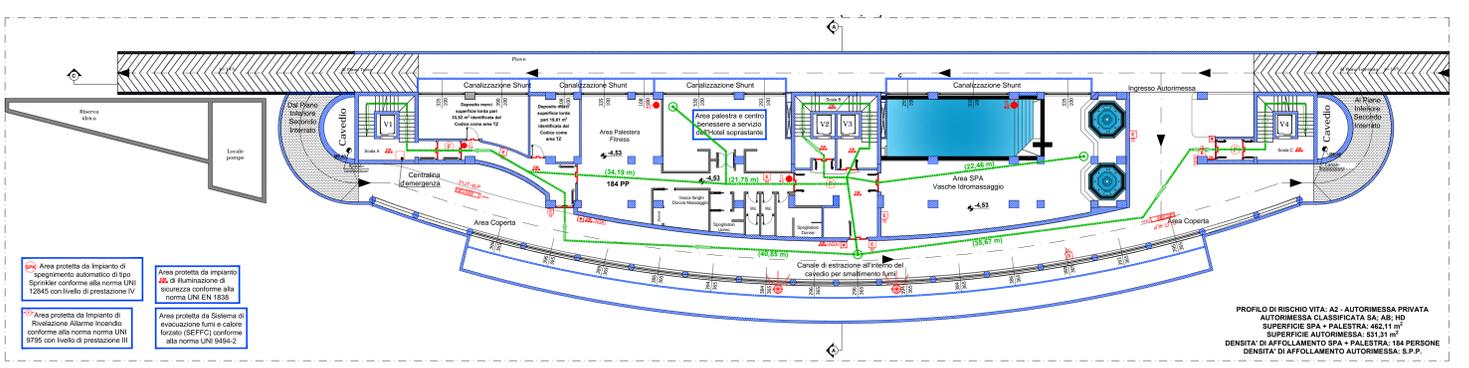


FOTO AEREA



LEGENDA SIMBOLI ANTINCENDIO

ESTINZIONE

- ESTINTORE PORTATILE
- ORIGINE A MURO CON TUBAZIONE E LANCIA
- BRANTE SOPRASUOLO
- ATTACCO AUTOPOMPA DOPPIO

ESODO

- PERCORSO DI ESODO
- PUNTO DI PARTENZA PERCORSO DI ESODO E DISTANZA ALL'USCITA DI SICUREZZA
- PERCORSO DI USCITA VERSO L'ALTO
- PERCORSO DI USCITA ORIZZONTALE
- PERCORSO DI USCITA VERSO IL BASSO
- USCITA DI SICUREZZA
- PUNTO DI RACCOLTA

RILEVAZIONE ED ALLARME

- IMPIANTI DI RILEVAZIONE AUTOMATICI PUNTUALI (RPFum, RQ-Oas, RT-Temperatur)
- RILEVAZIONE ALLARME ANTINCENDIO
- PULSANTE DI ATTIVAZIONE ALLARME ANTINCENDIO
- ATTIVAZIONE AUTOMATICA IN CASO D'INCENDIO
- ALLARME OTTICO E ACUSTICO
- LUCE DI EMERGENZA

IMPIANTI

- GENERATORI: VALVOLE ED APPARECCHI DI MISURAZIONE
- GRUPPO ELETTROGENO
- QUADRO ELETTRICO GENERALE
- INTERRUTTORE ELETTRICO GENERALE TERMICA
- INTERRUTTORE ELETTRICO CENTRALE TERMICA
- ASPIRATORE
- JETAN

STRUTTURE

- ELEMENTO STRUTTURALE CON RESISTENZA AL FUOCO E 160
- ELEMENTO STRUTTURALE CON RESISTENZA AL FUOCO E 90
- ELEMENTO STRUTTURALE CON RESISTENZA AL FUOCO E 30


SPAZI E VANI

- FILTRO A PRIMA DI FUMO IN SOVRAPPESONE


APERTURE

- ELEMENTO DI CHIUSURA CON RESISTENZA AL FUOCO E 60-Sb
- ELEMENTO DI CHIUSURA CON RESISTENZA AL FUOCO E 30-Sb
- DIMENSIONI USCITE DI SICUREZZA CON MANIGLIONE ANTIPANICO (APERTURA A SEMPLICE SPINTA)


Pianta Piano Terzo, Quarto e Quinto Fuori Terra

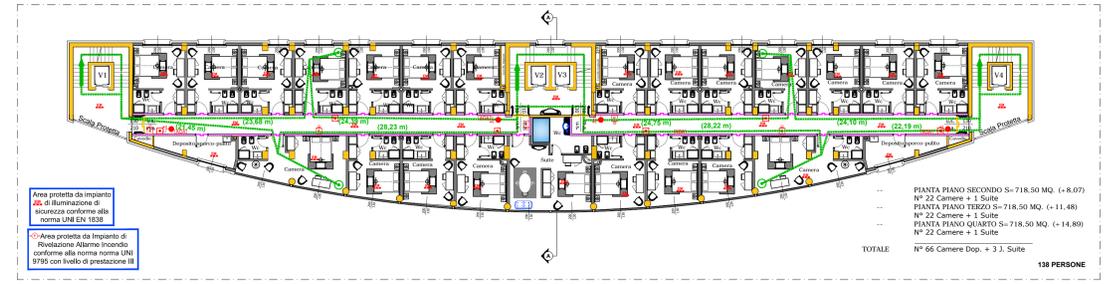


Pianta Piano Secondo Fuori Terra

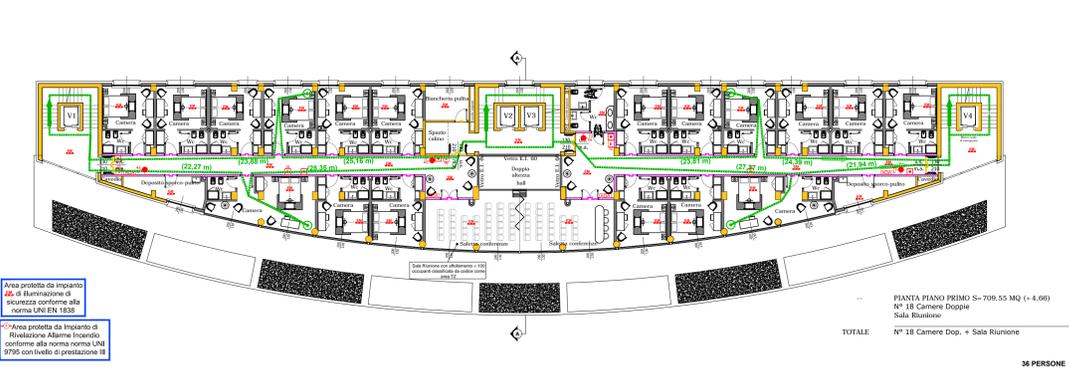


Pianta Piani Sesto e Settimo Fuori Terra

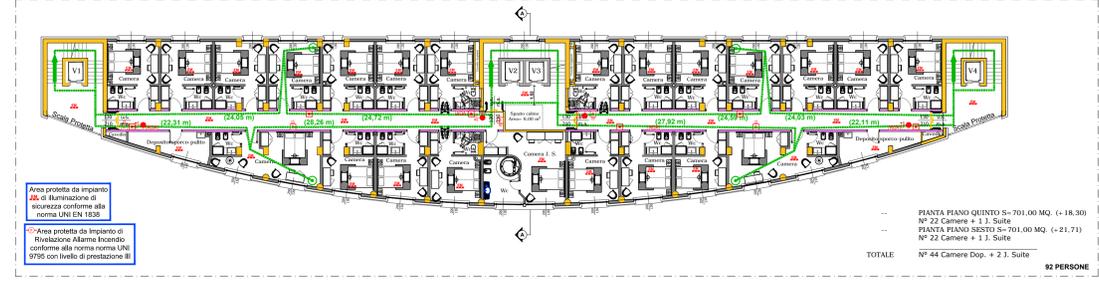


Particolare Locale Pompe Anticendio

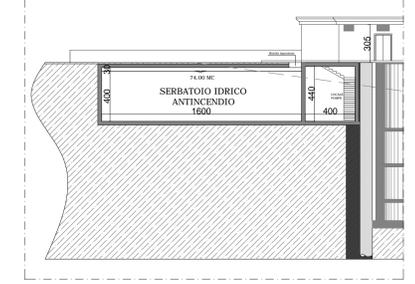


Pianta Piano Ottavo Fuori Terra

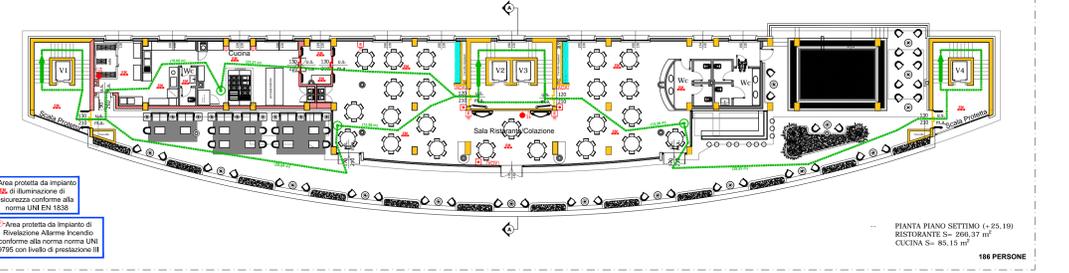


Sezione A-A

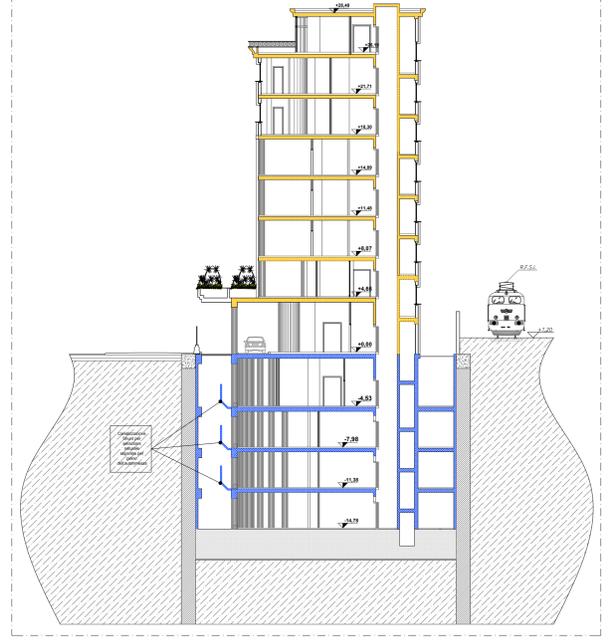

Particolare canale di estrazione impianto SEFFC

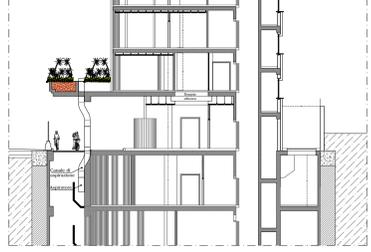

Pianta Piano Copertura

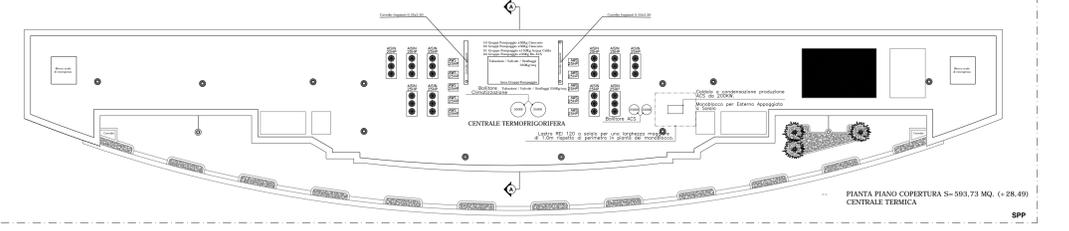

Oggetto: ELABORATO GRAFICO ALLEGATO ALLA ISTANZA DI VALUTAZIONE PROGETTO DI CONFORMITA' ANTINCENDIO AI SENSI DELL'ART. 3 DEL D.P.R. 01/08/2011 N. 151 ALLEGATO I DEL D.M. 07/08/2012

Titolo: Pianta Piani Primo, Secondo, Terzo, Quarto, Quinto, Sesto, Settimo e Copertura, Particolare Gruppo di Pompaggio Anticendio, Sezione A-A e Particolare canale di estrazione impianto SEFFC

Il Committente: HOTEL LEMI
20090 - SEGREGATE - (MI) - VIA RIVOLTANA, 98
Tel. 02/84870215
E-MAIL: e.rifi@carist.com
PEC: emig@carist.com
sito web: www.hotellemi.com

Il Tecnico Progettista: STUDIO TECNICO BOLDONI
20029 LEGNANO (MI) - VIA STELVIDO N. 7
TEL. 0371 - 542317 - FAX 0371 - 1293590
SITO WEB: www.studioteboldoni.it
E-MAIL: boldoni@studioteboldoni.it

Tavolo n°: 01

Revisione n°	Data	Descrizione	Redatto	Verificato	Approvato
00	21/11/2019	Prima Emissione	G.G.	B.L.	B.L.

Scala: 1:150, 1:100, 1:150, 1:200, 1:100, 1:200
Comessa n°: 80-18
Piacenza: STUDIO TECNICO BOLDONI - Lavori/Vigili del Fuoco/2019/80-18_LEMI_Hotel_Segrate_SGEIVFPCA_2019/Elaborato